


CONCESSIONNAIRE

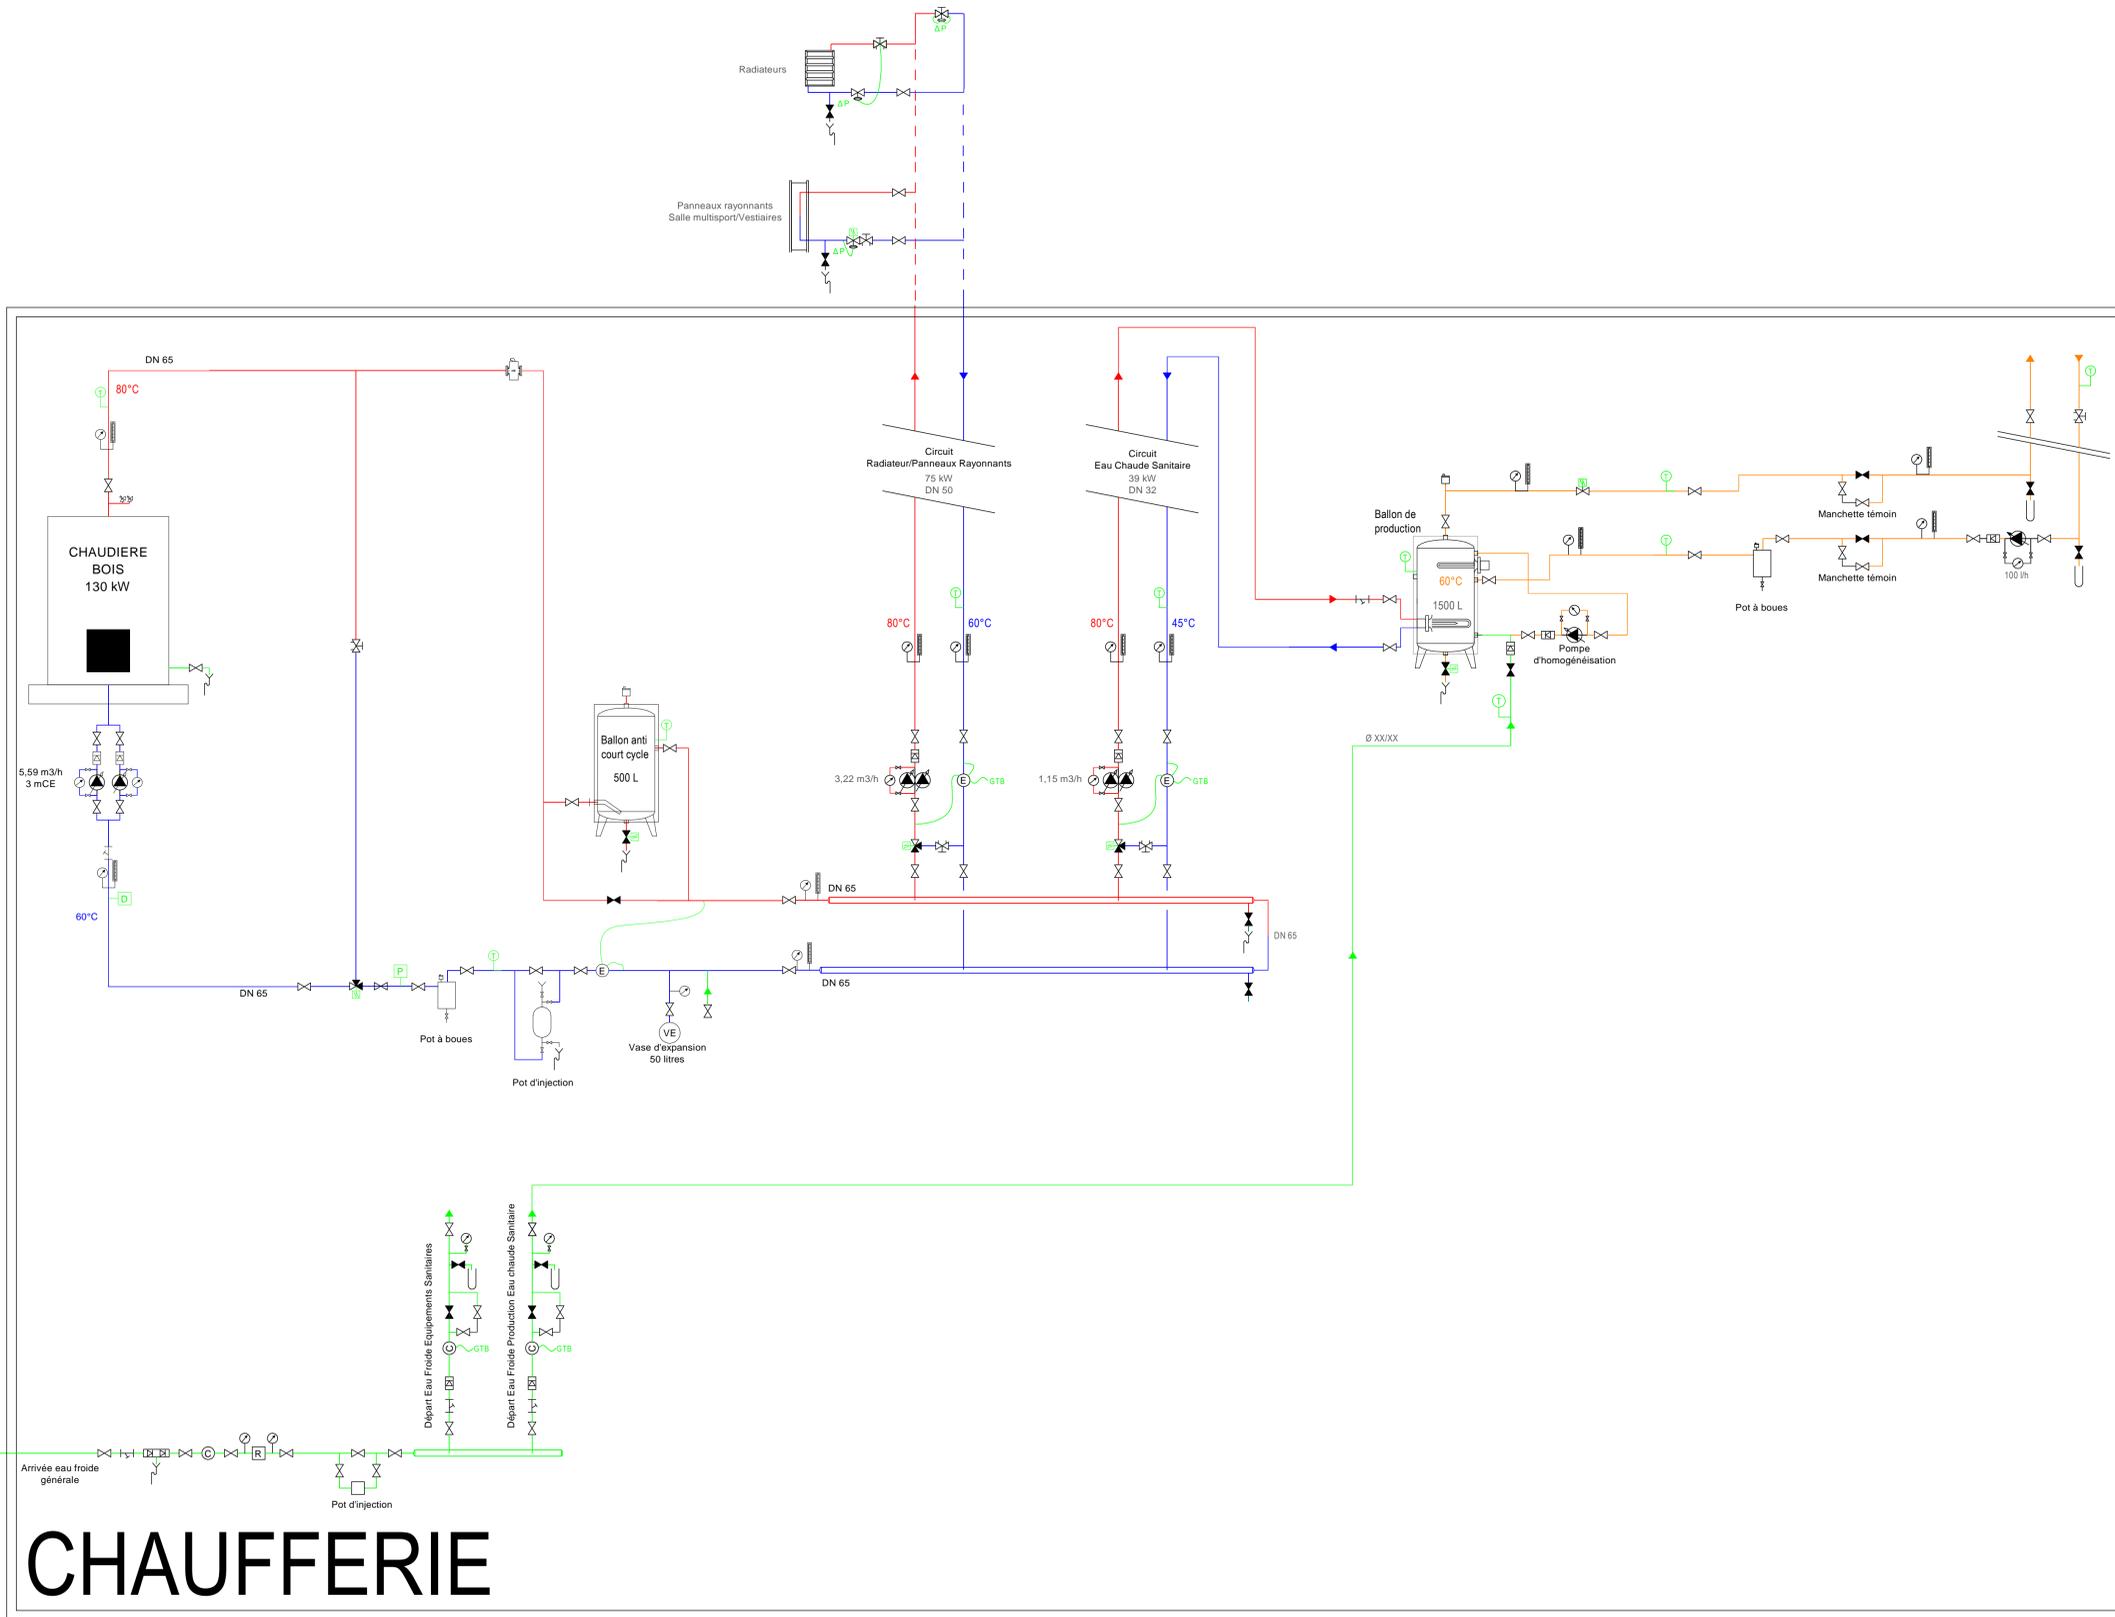

CHAUFFERIE

**LEGENDE**

Pompe double à variation de vitesse		Compteur volumétrique	
Pompe simple à variation de vitesse		Compteur d'énergie	
Pompe double multi-vitesse		Compteur gaz	
Pompe simple multi-vitesse		Détendeur gaz	
Vanne d'isolement		Séparateur d'air	
Vanne d'isolement et de réglage		Contrôleur de débit	
Vanne de remélange proportionnel		Pressostat	
Clapet anti-retour		Aquastat de sécurité	
Disjoncteur		Sonde de température	
Filtre		Vanne 2 voies avec servomoteur	
Purgeur d'air		Vanne 3 voies avec servomoteur	
Régulateur de pression		Vanne 2 voies avec servomoteur indépendante de la pression	
Souape de sécurité		Vanne d'équilibrage automatique	
Souape différentielle		Vanne de régulation de pression différentielle	
Prix d'échantillon		Pression différentielle	
Vidange visible		Sonde CO2	
Thermomètre		Sonde de qualité d'air	
Manomètre		Communication GTB	

**LEGENDE (réseaux)**

	EAU CHAUDE ALLER
	EAU CHAUDE RETOUR
	EAU GLACÉE ALLER
	EAU GLACÉE RETOUR
	EAU GLYCOLÉE
	EAU FROIDE
	EAU FROIDE ADOUCIEE
	EAU FROIDE RECUPERATION EAUX PFLUVIALES
	EAU CHAUDE SANITAIRE
	BOUCLAGE EAU CHAUDE SANITAIRE
	LIMITES PRESTATIONS

Ø	Octobre 2015	Diffusion initiale	J.B
Indice	Date	Modifications:	Dessin

MAITRE D'OUVRAGE :  
**COMMUNE DE ST MAURICE EN GOURGOIS**  
 6 rue du 19 mars 1962  
 42240 ST MAURICE EN GOURGOIS  
 Tel : +33 4 77 50 30 12  
 Fax : +33 4 77 50 38 18

MANDATAIRE M.O.E. :  
**ATELIERS DAVID FARGETTE**  
 1, Place du Clauzel  
 43000 LE PUY EN VELAY  
 Tel : +33 4 71 09 46 83  
 Fax : +33 9 71 70 55 27

**CONSTRUCTION D'UNE SALLE DE SPORTS  
 SAINT MAURICE EN GOURGOIS (42)**

DOSSIER DE CONSULTATION DES ENTREPRISES

**SYNOPTIQUE  
 CHAUFFAGE VENTILATION  
 PLOMBERIE SANITAIRES**



KEO FLUIDES  
 3, Rue Claude ODDE - CS 10826  
 42952 SAINT-ETIENNE CEDEX 1

T +33 477 434 700  
 F +33 477 434 729  
 www.keo-ingenierie.fr

14078  
 Octobre 2015  
 ECHELLE 1/100ème

MOE	KEO	FLD	DCE	-	SCH	1SCH	Ø
EMETTEUR	SOCIETE	LOT	PHASE	NIVEAU	TYPE DOC	N° D'ORDRE	INDICE